


2

PLANIMETRIA GENERALE PREFABBRICATO B)


H. INT. mt. 2,20

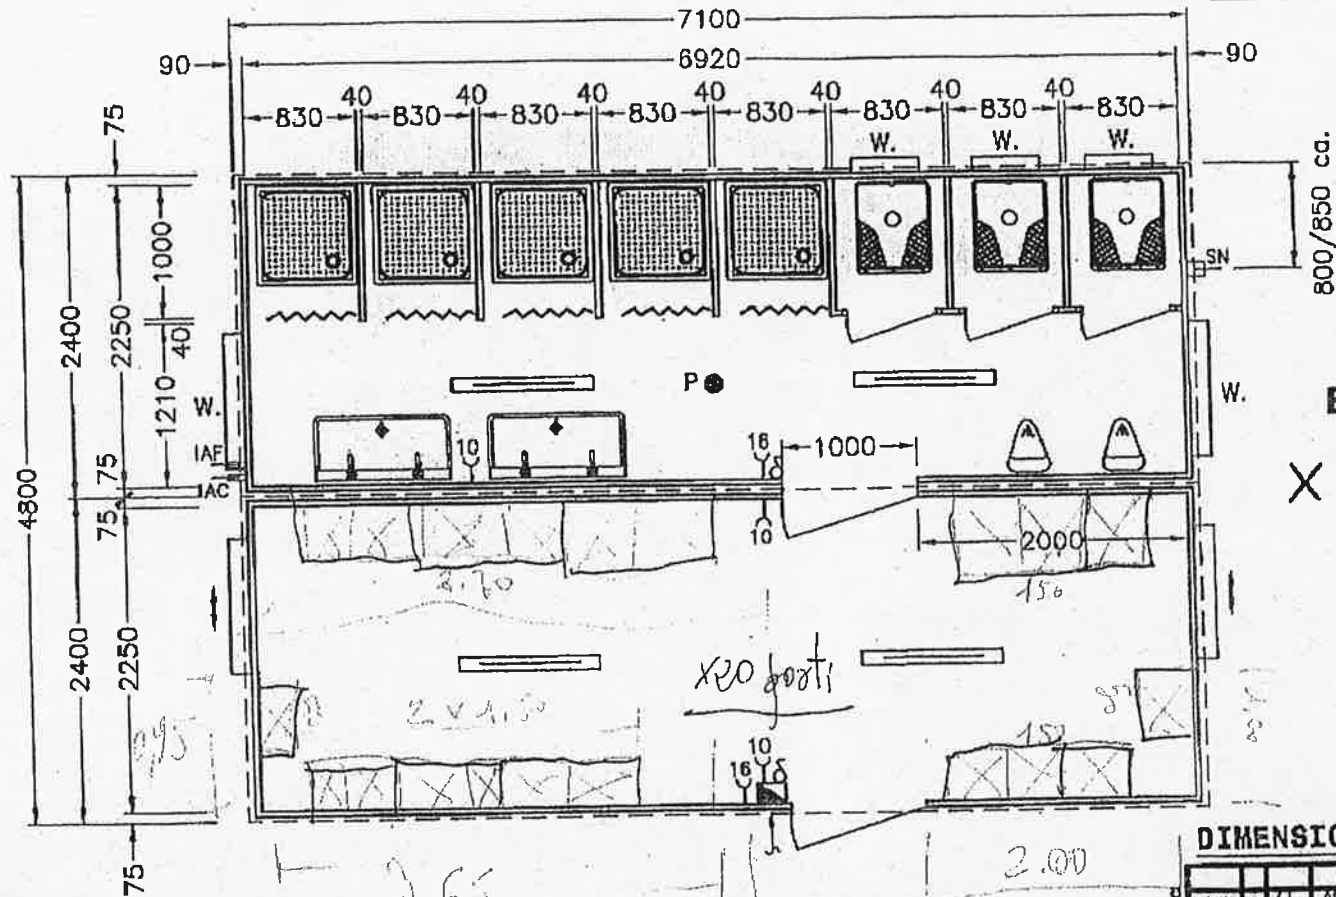

**PER CONFERMA
ED ACCETTAZIONE
(TIMBRO E FIRMA)**

IGEA SPA
INTERVENTI GEO AMBIENTALI
IL PRESIDENTE
Dott. Francesco Manca

LEGENDA IMPIANTO ELETTRICO

 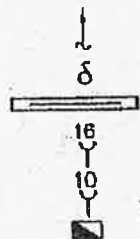


- INGRESSO CORRENTE
INTERRUTTORE SEMPLICE
PLAFONIERA A FLUORESCENZA 1x36 W.
PRESA 16 A.
PRESA 10 A.
QUADRO ELETTRICO GENERALE
CON SALVAVITA

ADDUZIONI E SCARICHI

- IAF ADDUZIONE ACQUA FREDDA 1 POLLICE
IAC ADDUZIONE ACQUA CALDA 1 POLLICE
SNT SCARICO ACQUE NERE TUBO PVC Ø 110 MM.
P PILETTA DI SCARICO A PAVIMENTO

DIMENSIONI ESPRESSE IN MM.

27/11/78		G AS SB		ESPOSIZIONE PER APPROVAZIONE	
DATA	MESE	ORA	CONT.	VERIF.	DESDENOMIN.
CLIENTE / CUSTOMER IDEA S.p.A. (CA)				SCALA 1:100 FORMATO A4 SOSTITUIZIONE 1 SOSTITUITO DA 4 N. _____ N. _____	
OGL. N. 00080		CODICE N. 3475/1		NEW HOUSE S.p.A. VIA DOMENICO 41 FIESSERA (PARMA) - ITALY TEL. 0521/34000 (3 LINEE) FAX 0521/34000 (2 LINEE) E-MAIL: service@newhouse.it http://www.newhouse.it	
OGGETTO / OBJECT PILANIMAZIONE GRAFICA PROVA/PROOF "BOMBE 1000"					
OGL. N. 0002 N.		CONTINUTORE - P		NOTE PER I PROVAZIONI: - GLIETTI SENZA TOLLERANZA ± 1 mm. - PENDINGE NON BENDATE ± 1/16 mm. - ESCLUSO FORATURE ± 1/16 mm. APPROVAZIONE NEW HOUSE S.p.A. (PROVAZIONE) A NORME IN USO (1/16 mm) NON APPROVAZIONE IN GLIETTI DIMENSIONI NEW HOUSE S.p.A. (PROVAZIONE) A NORME IN USO (1/16 mm) NON APPROVAZIONE IN GLIETTI DIMENSIONI	

23/11 2008 14:20 FAX +39 0525 431690

NEW HOUSE SPA

003